

分電盤結線図

[illegible]

既設弱電設備姿図

	天井埋込スピーカ
	天井埋込スピーカ（ＡＴＴ付）

定格入力	3W（3．3kΩ）、1W（10kΩ）
入力インピーダンス	3．3kΩ、10kΩ
周波数特性	100Hz～15kHz
出力音圧レベル	92dB（1m、1W）
使用スピーカ	16cmコンスベースピーカ
パネル	アルミバンテング
音量調整（Ｂのみ）	4段階（ＡＴＴ付）

	アッテネーター
---	---------


入力容量	1W	2W
入力インピーダンス	10kΩ	5kΩ
ＡＴＴ切替	4段階	
パネル	新金属	

	壁掛スピーカ（ＡＴＴ付）
---	--------------

定格入力	3W（3．3kΩ）、1W（10kΩ）
入力インピーダンス	3．3kΩ、10kΩ
周波数特性	150Hz～15kHz
出力音圧レベル	92dB（1m、1W）
使用スピーカ	12cmコンスベースピーカ
仕上げ	ハイパクトスチロール樹脂
音量調整	4段階（ＡＴＴ付）


	φ310壁掛型子時計
---	------------


ケース	鋼板製 黒色
文字板	アルミバトラー仕上
文字	黒色印刷
指針	アルミ 黒色
ガラス	透明 2t
機体	DC24V 有極30秒運針

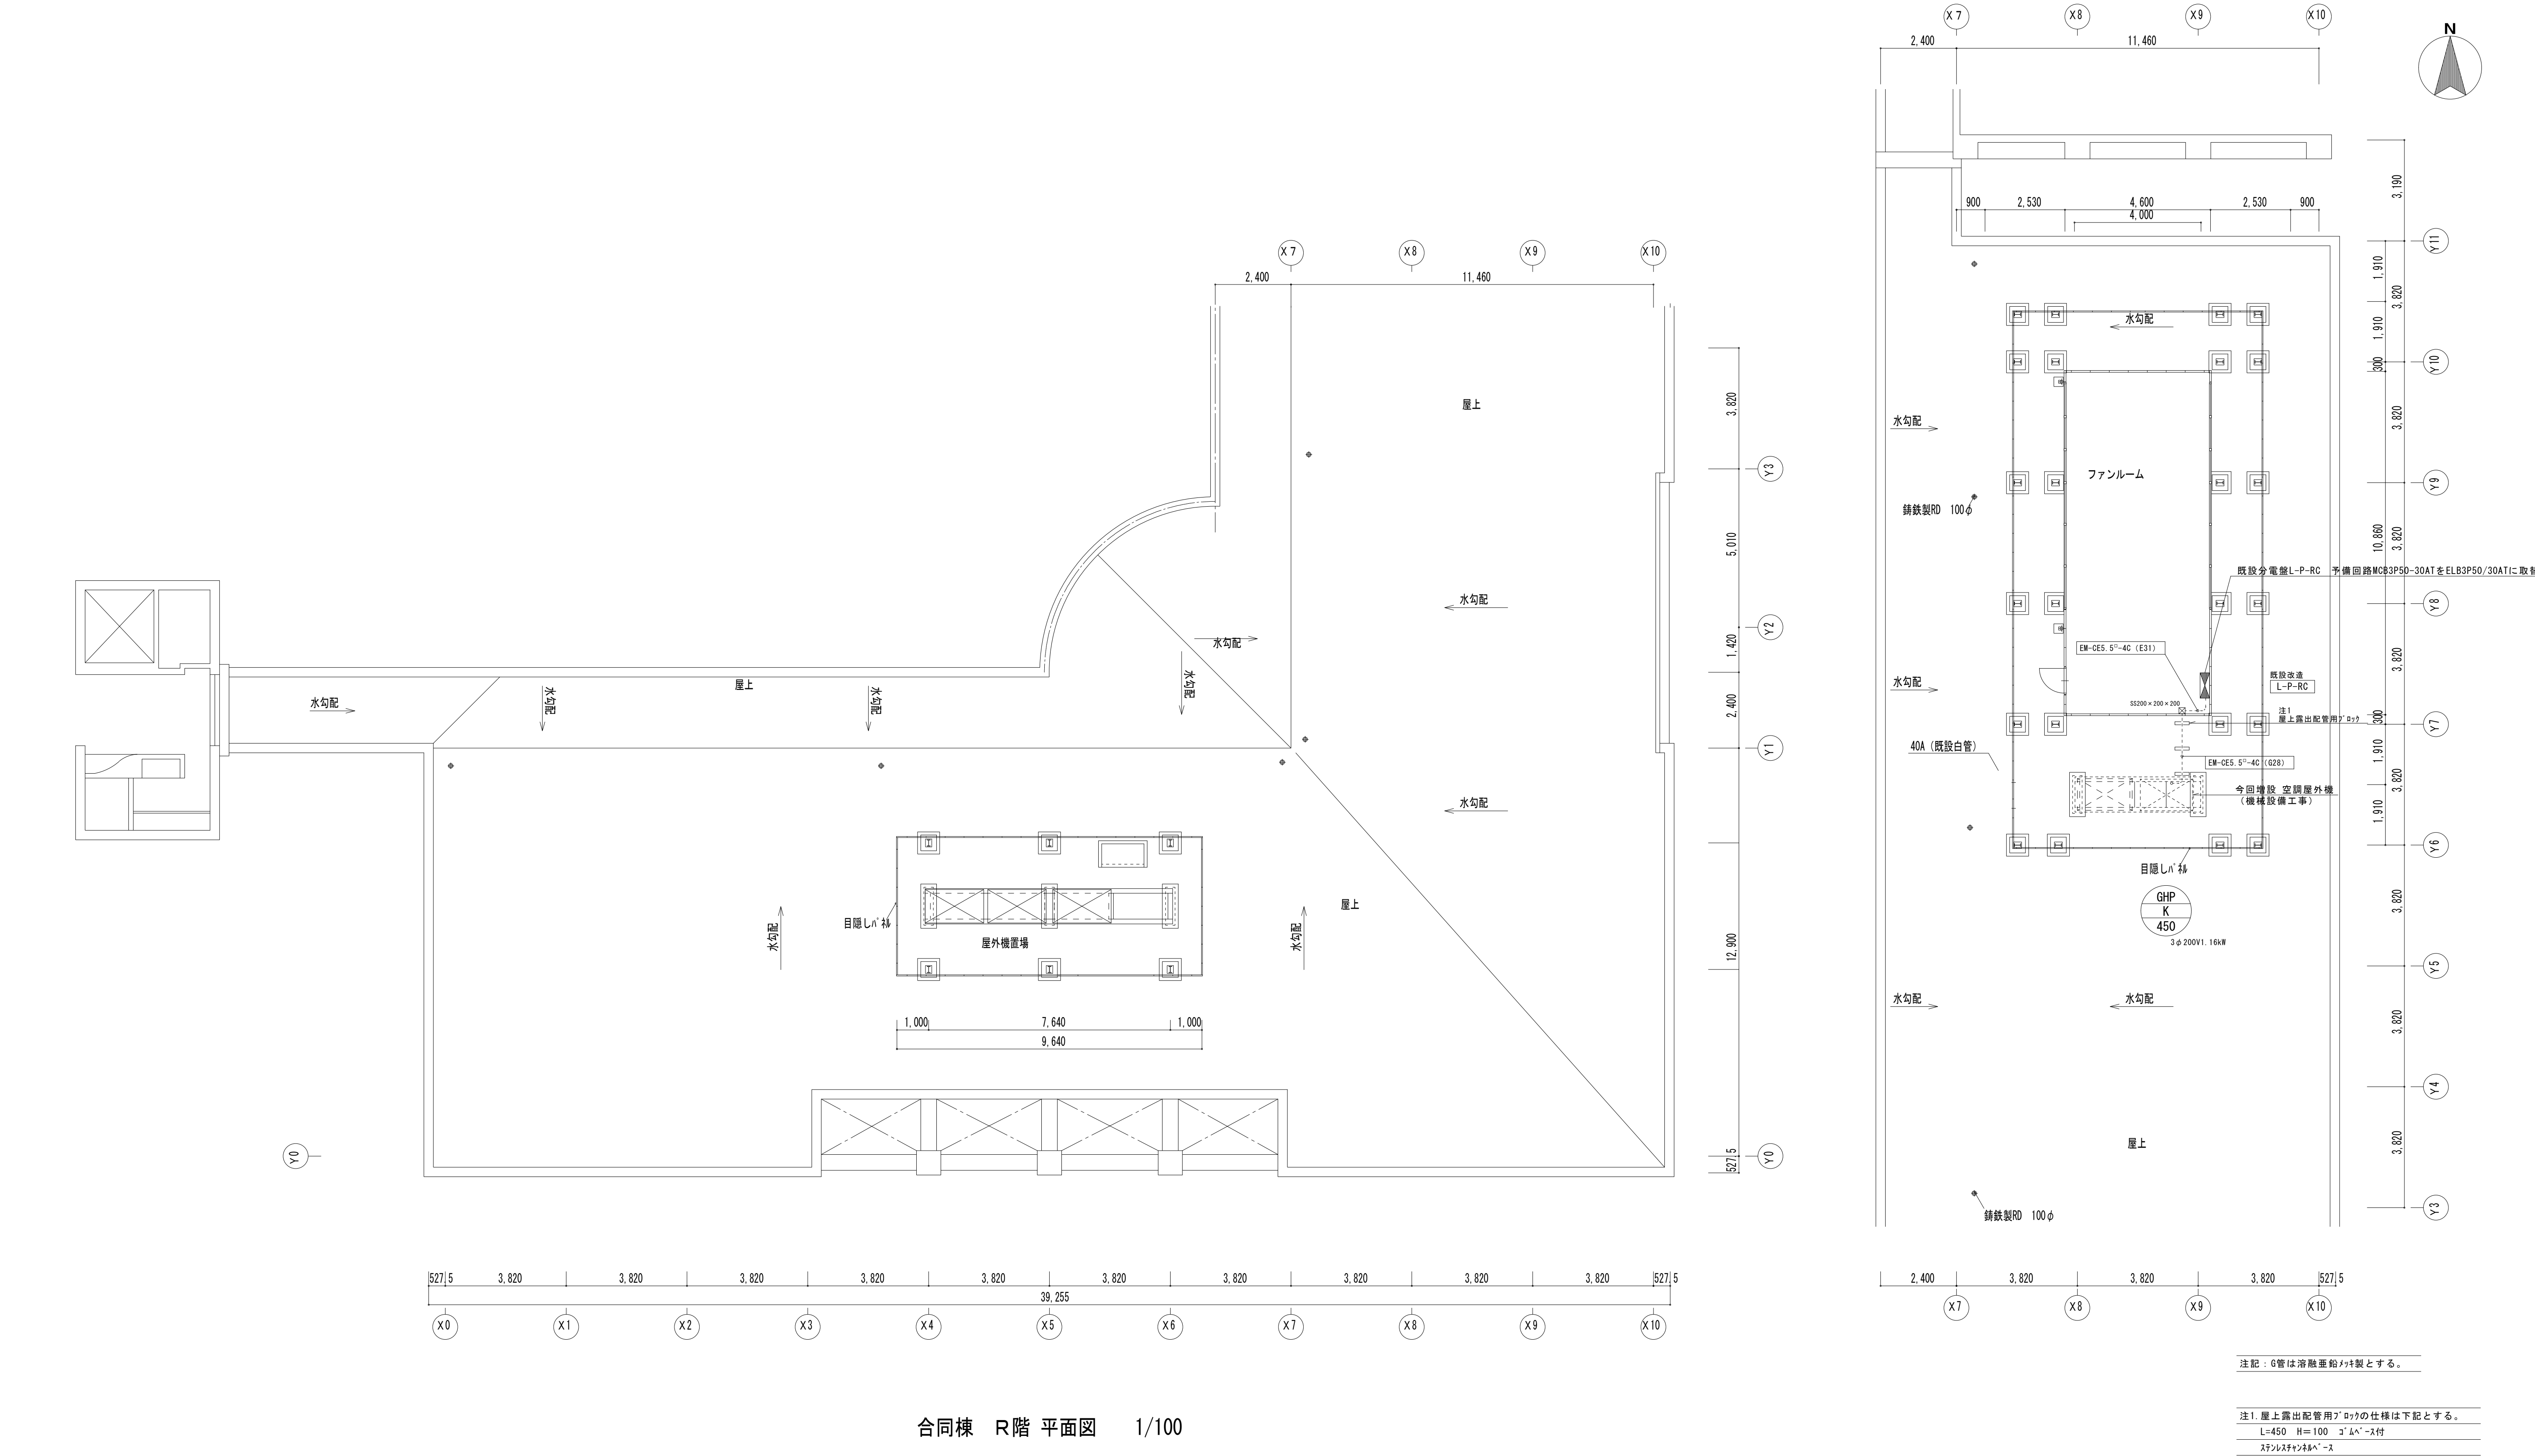


合同棟 R階 平面図 1/100

・ 日付 ・ ・ ・	富山市安住町7番1号 電話 (076) 432-9785 理 事 長 藤 井 均 管理建築士 一級建築士登録第152528号 竹 林 正 宏		富山県建築設計監理協同組合 一級建築士事務所 登録 (1 0) 3 2 号		工事名 県立大学 合同棟 ビロティ増築工事	管理技術者 一級建築士登録第261836号 酒井 武志 印	図面番号 E - 0 3
					図面名 屋上階 動力設備配線図	縮尺 1/100	
						担当 細矢	
						監修	

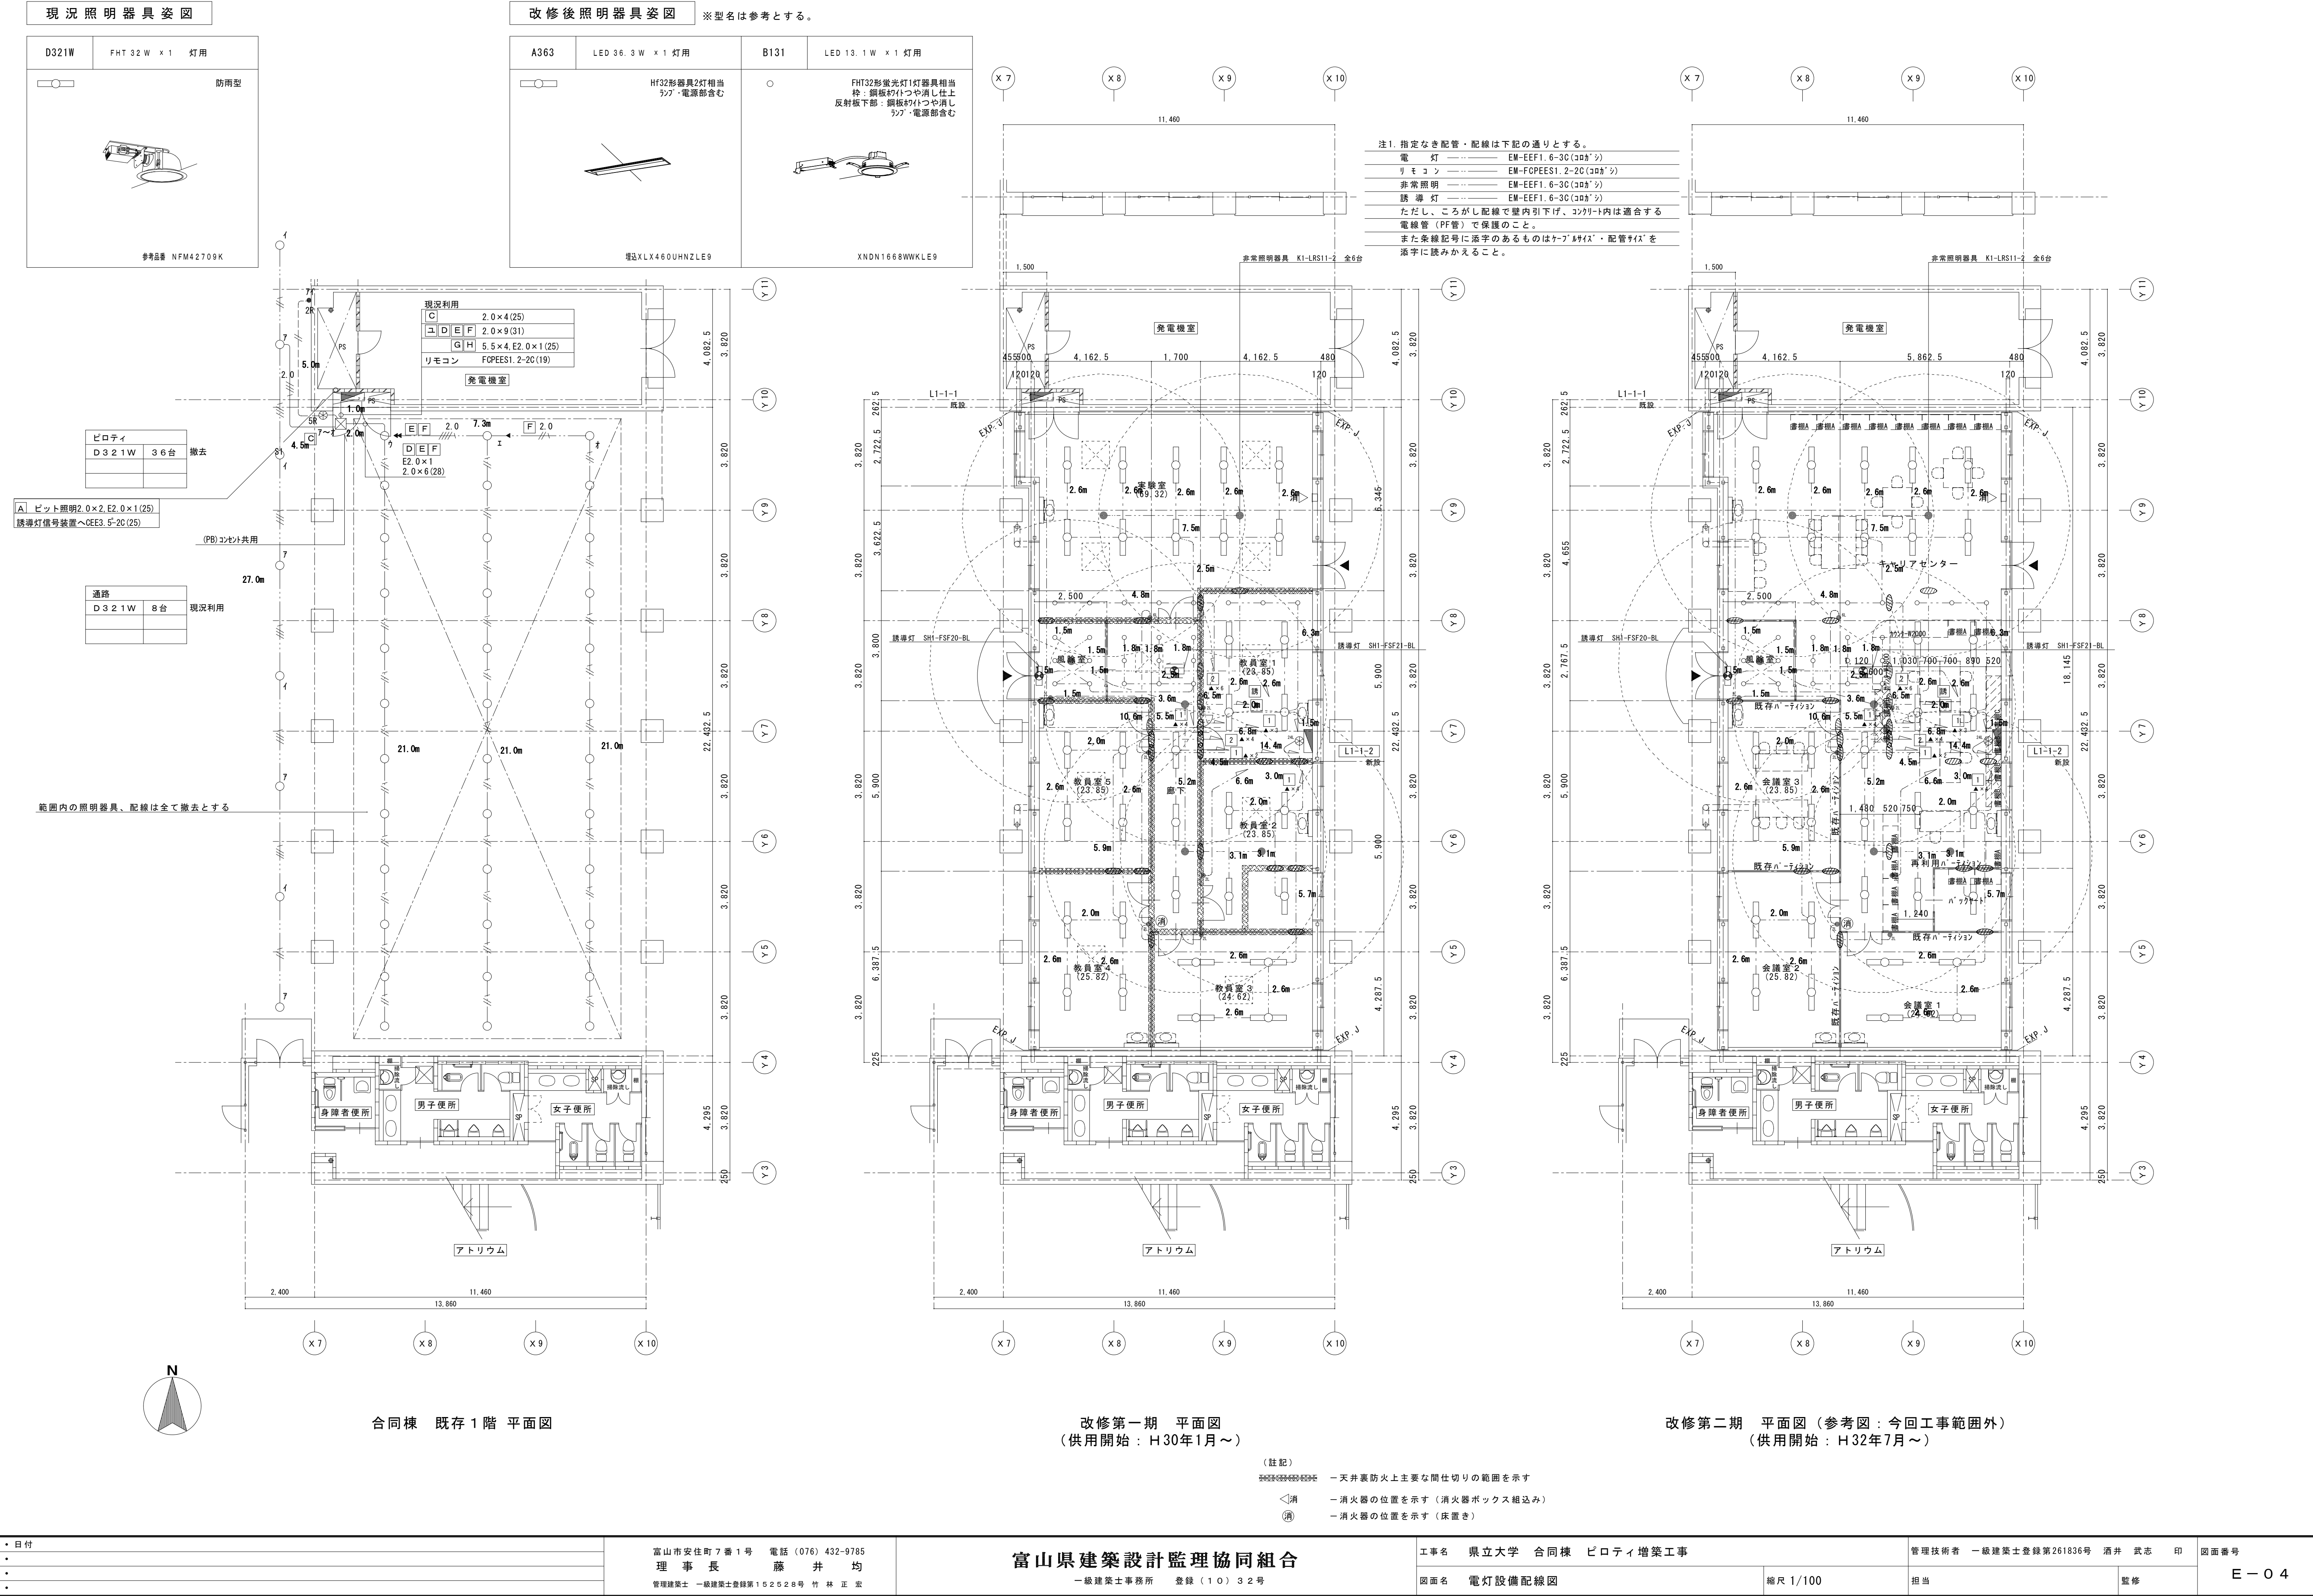


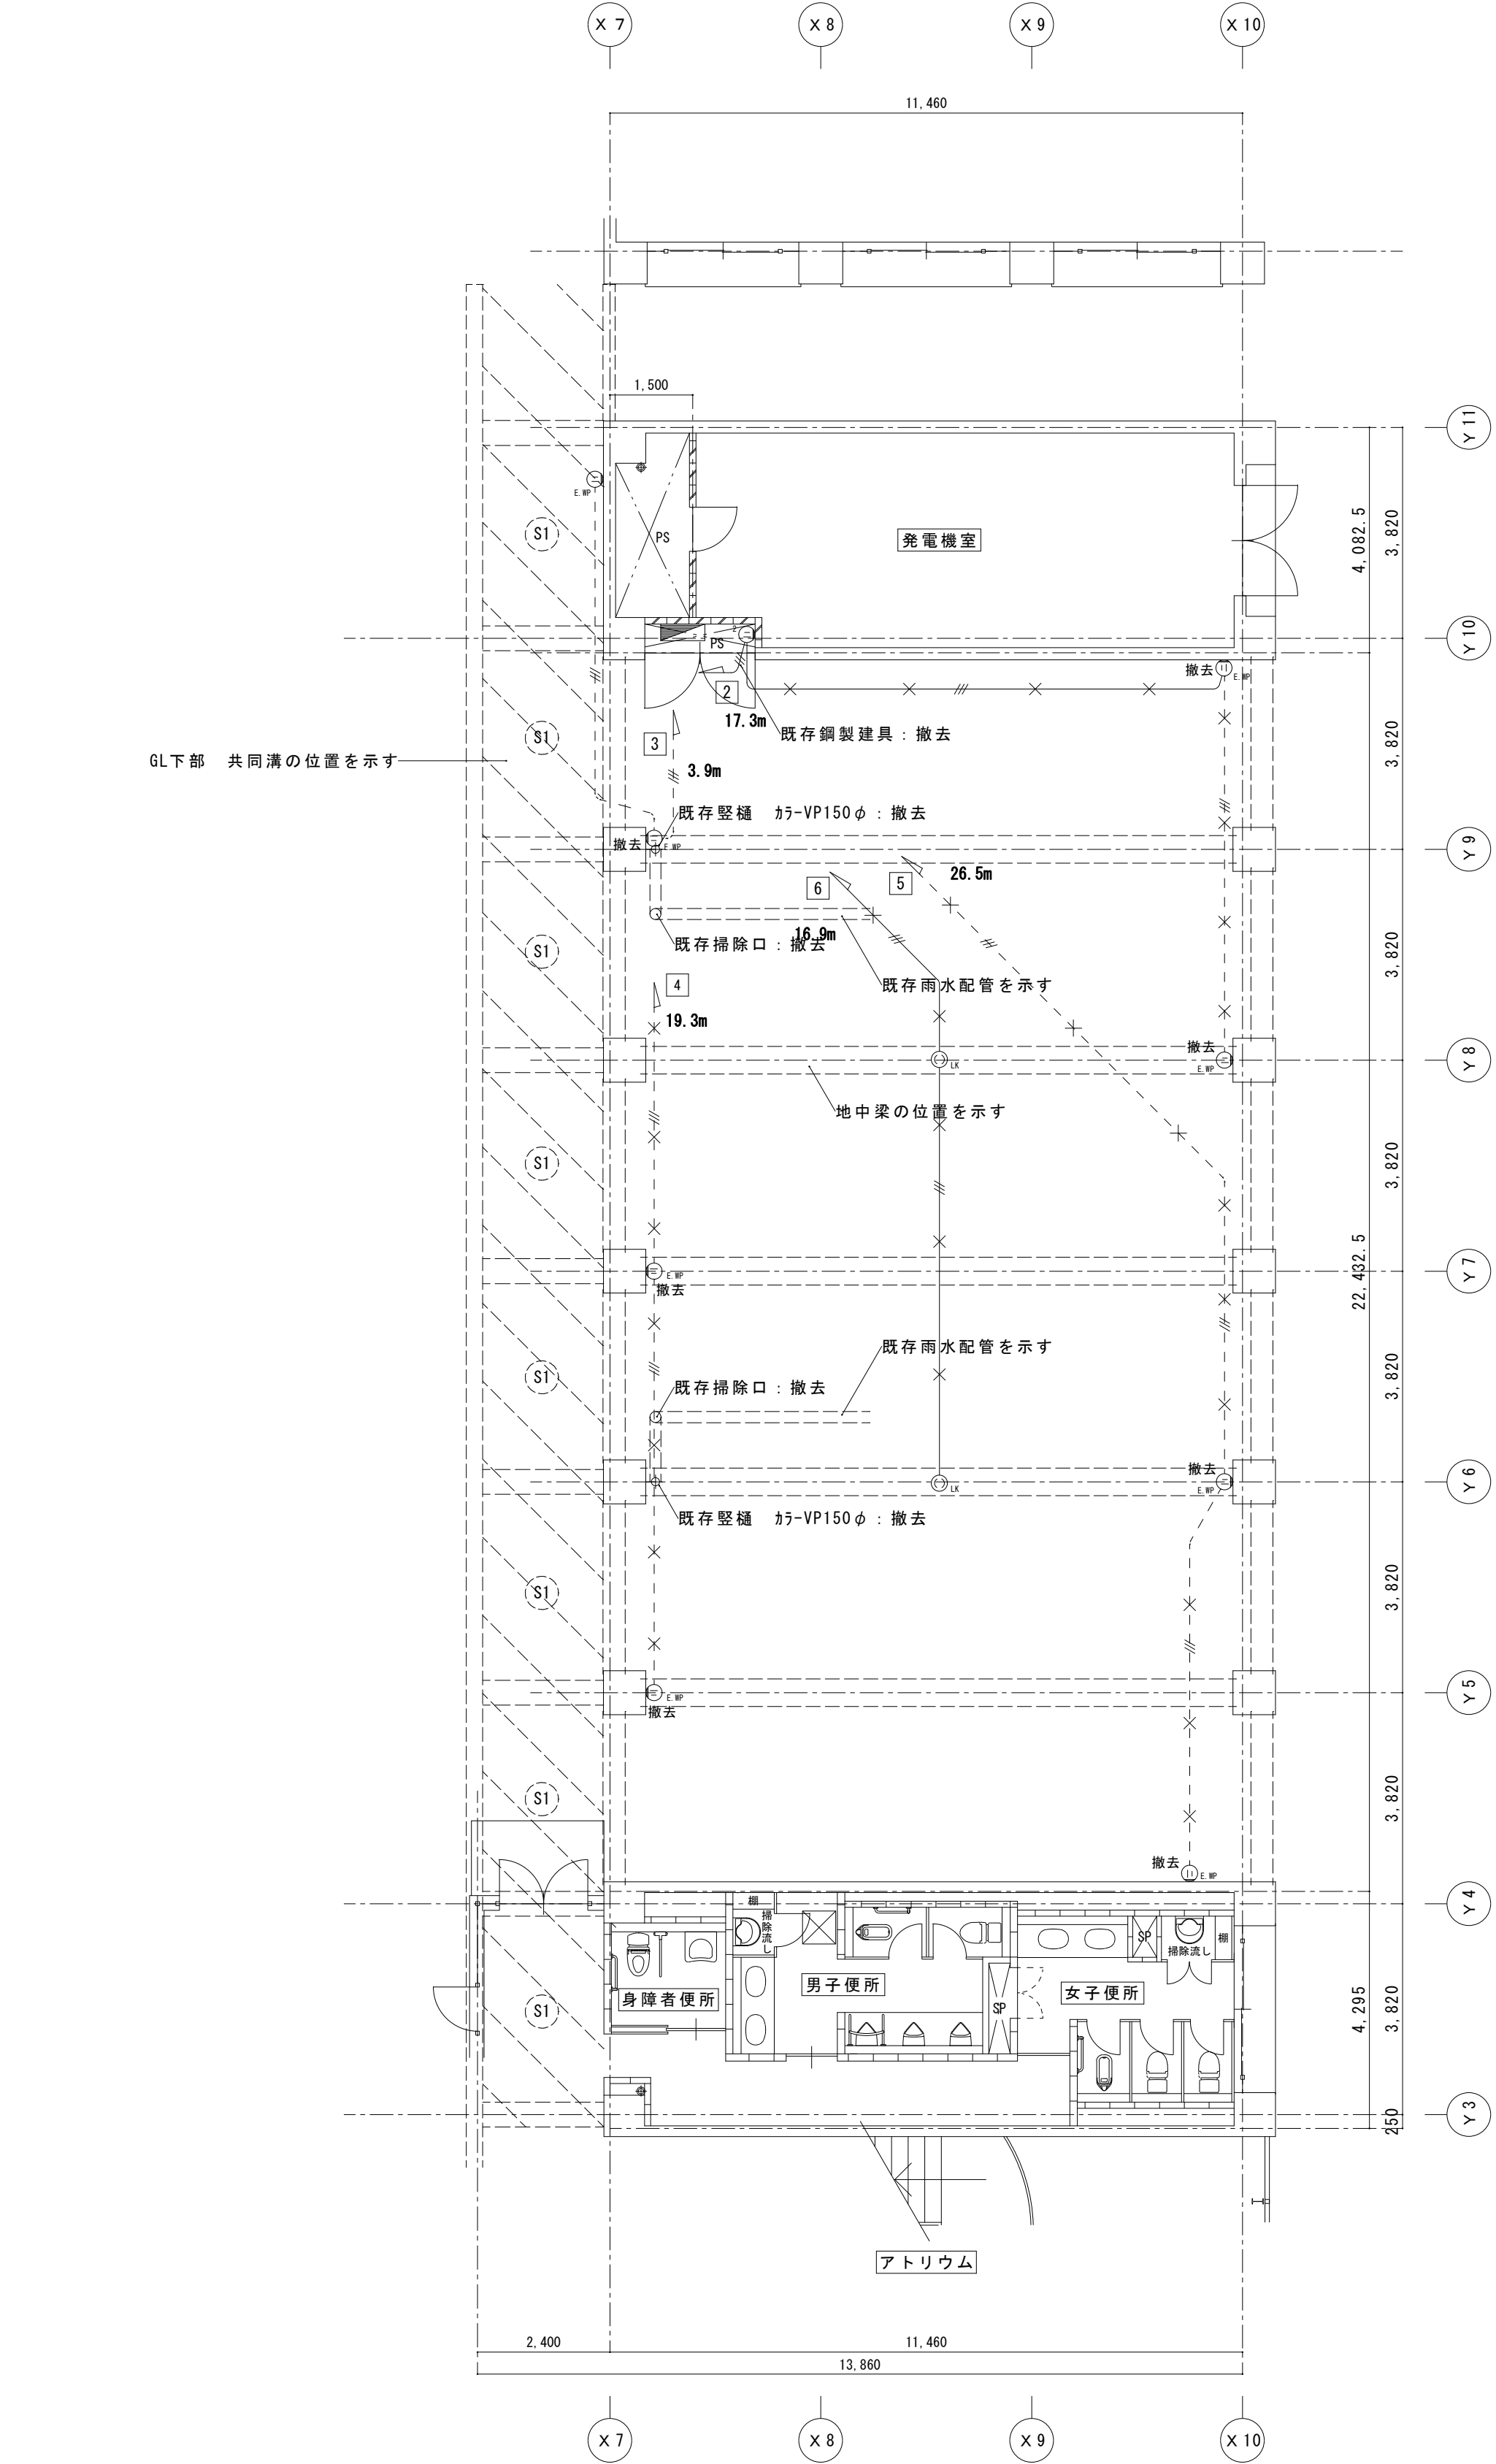


合同棟 既存1階 平面図

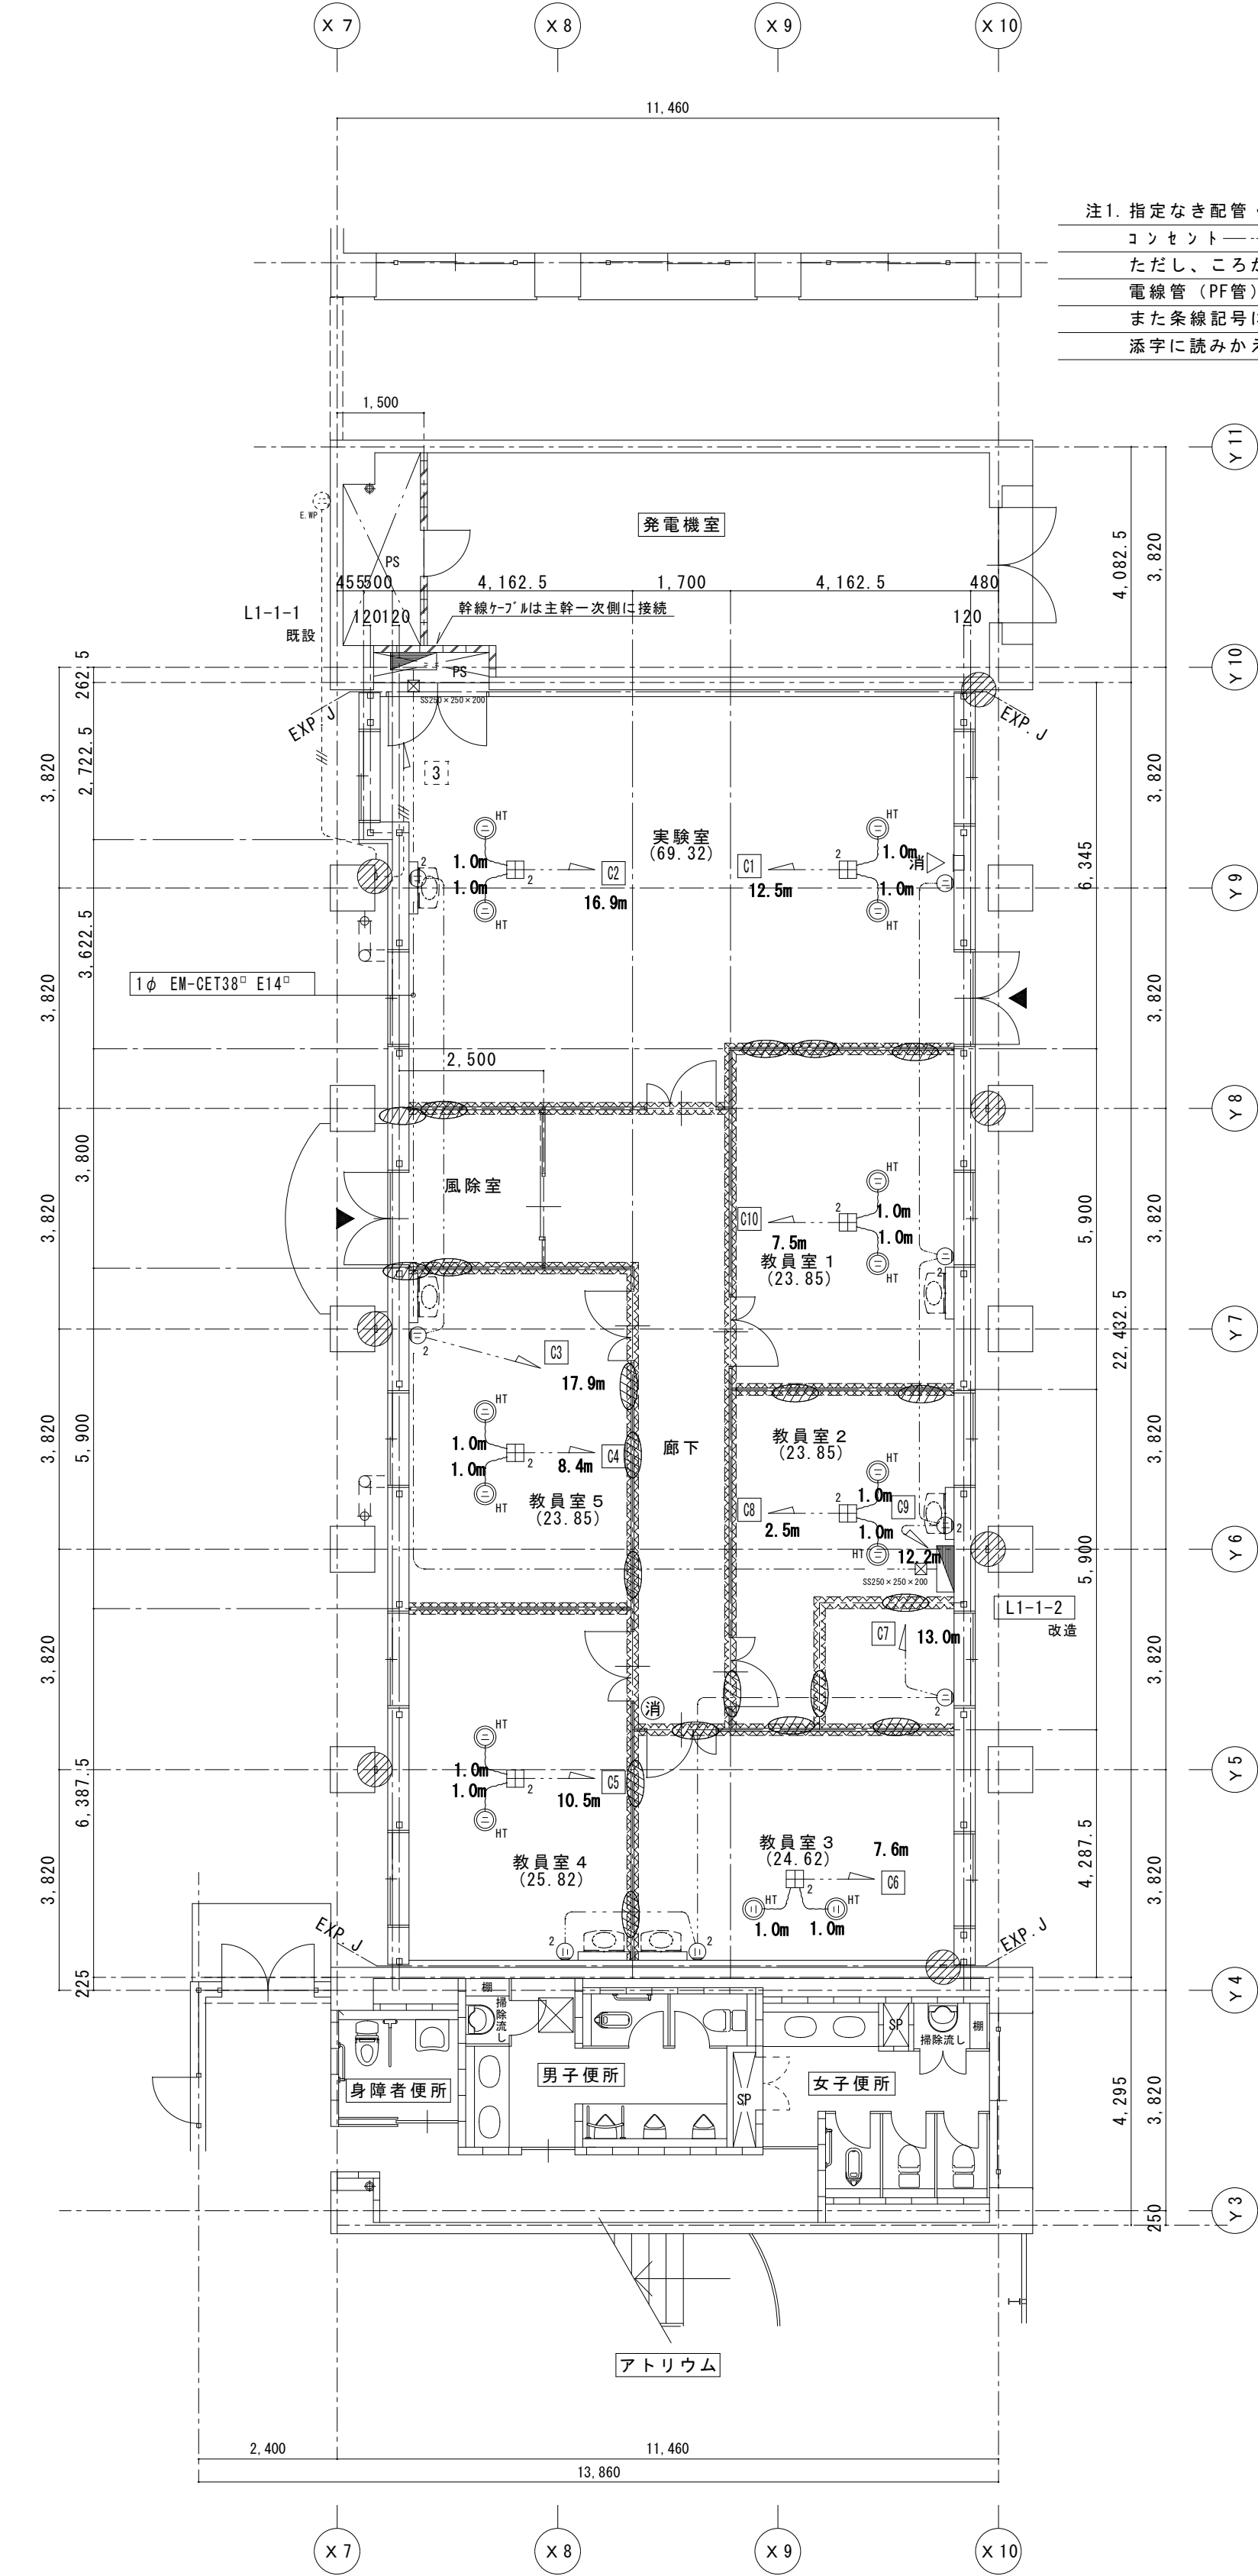


改修第一期 平面図
(供用開始：H30年1月～)

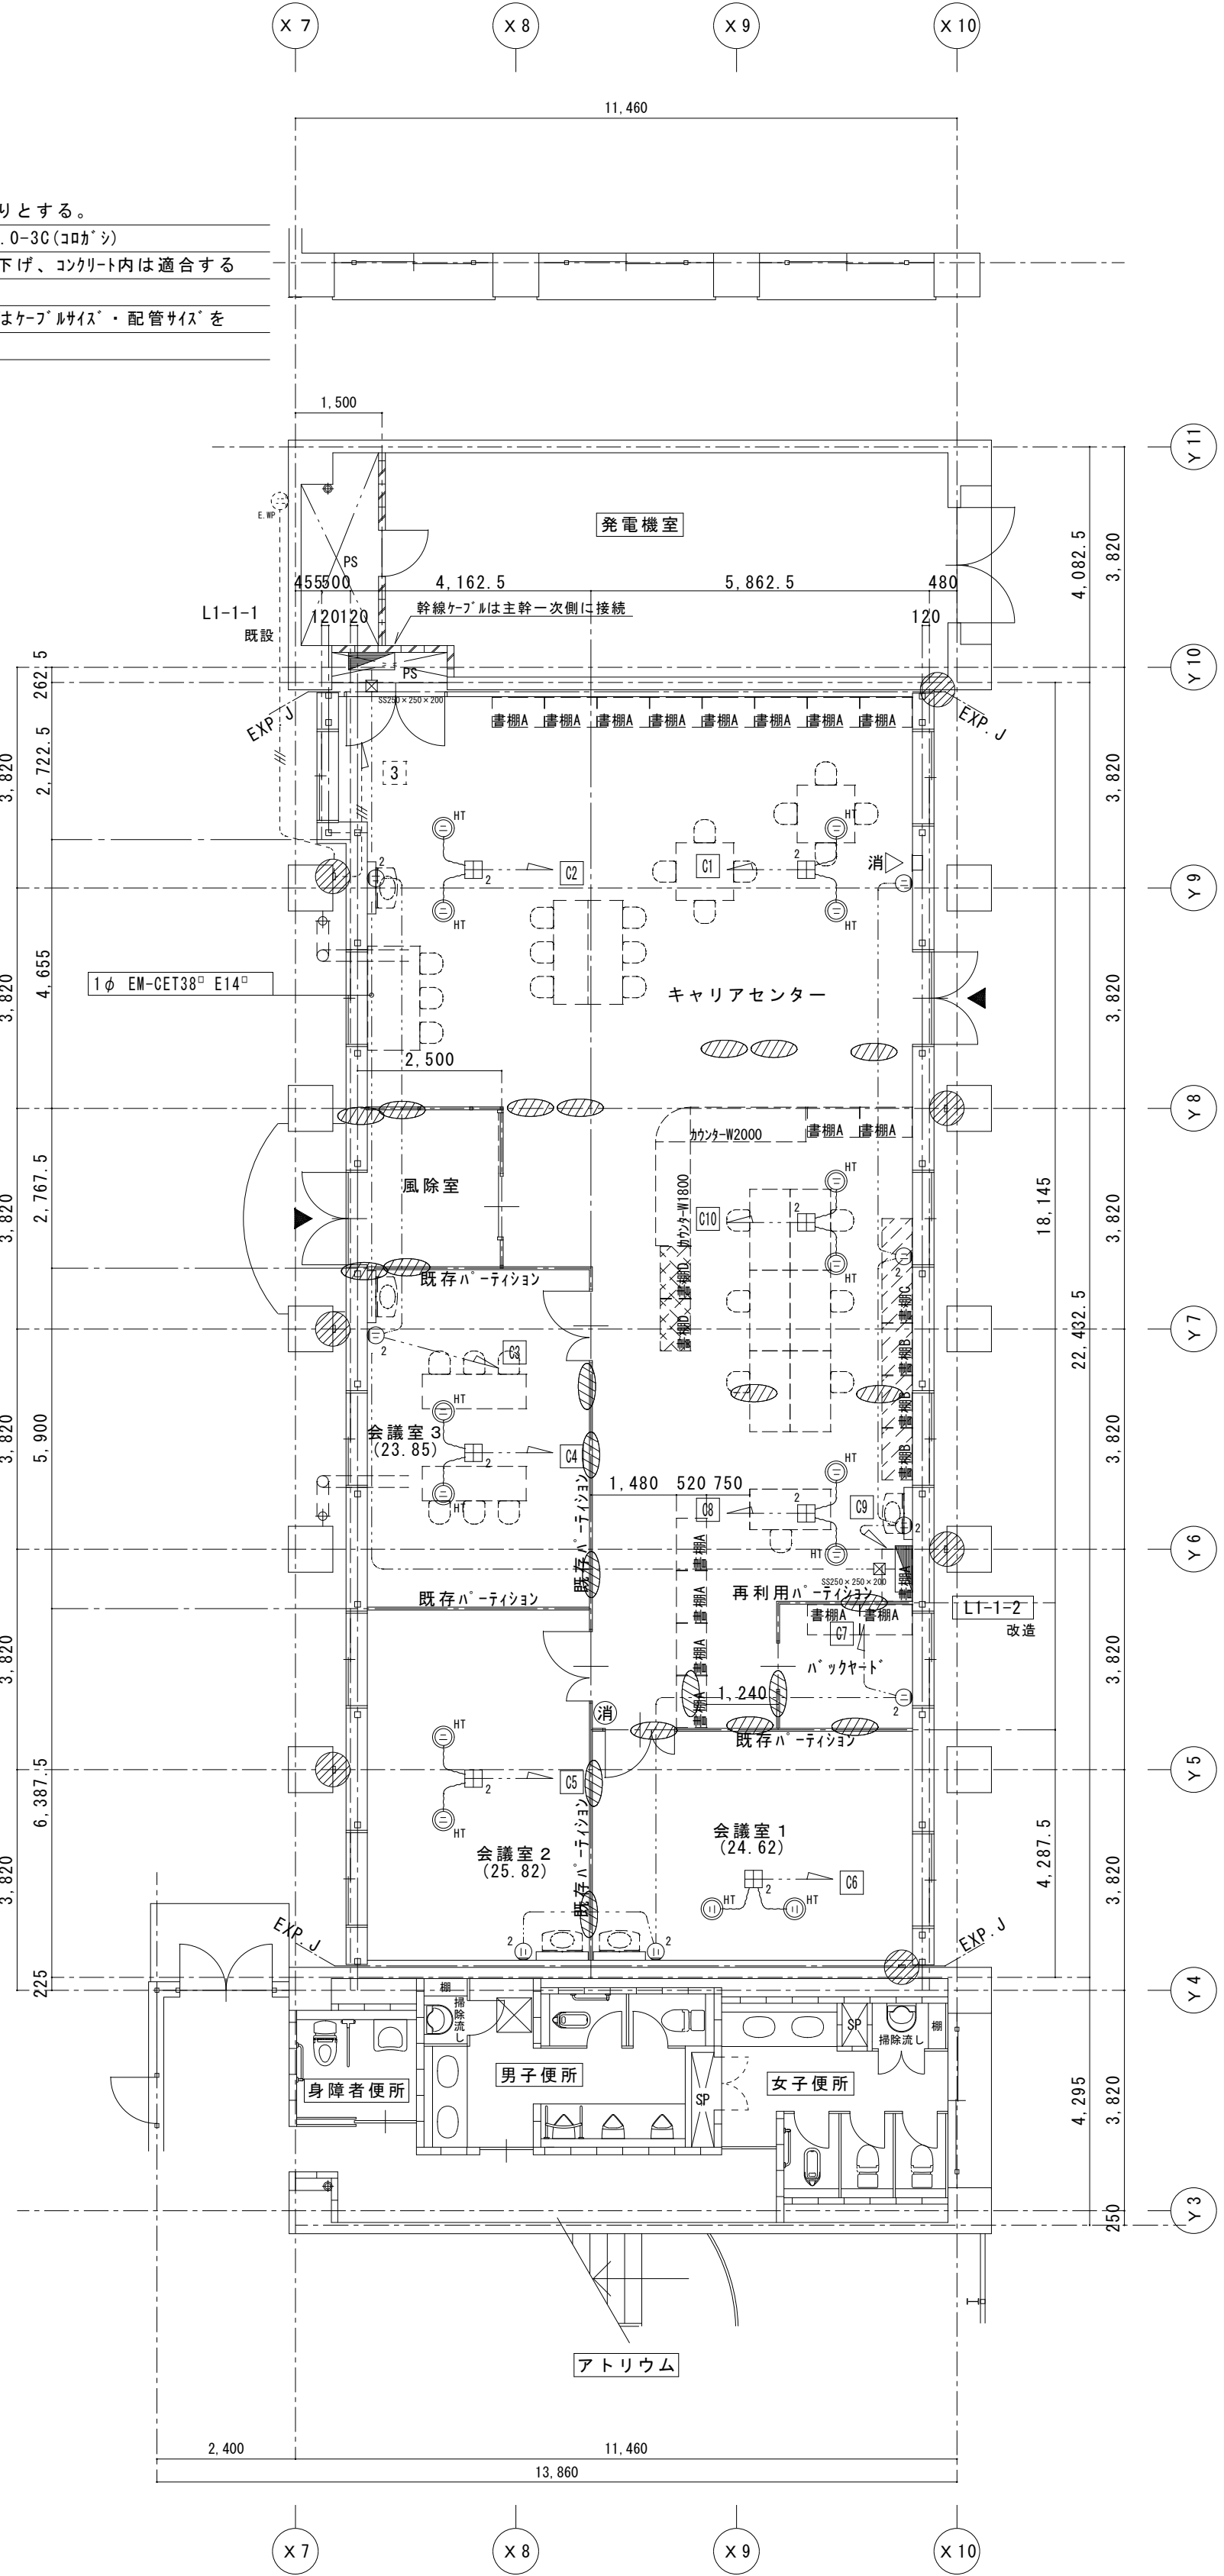


改修第二期 平面図(参考図：今回工事範囲外)
(供用開始：H32年7月～)

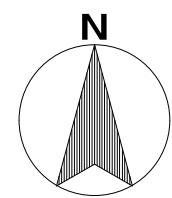


改修第一期 平面図
(供用開始：H30年1月～)

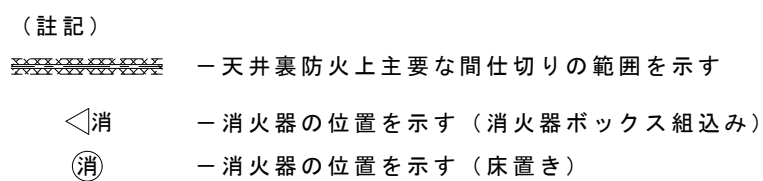

配管配線は既設利用とする。

 

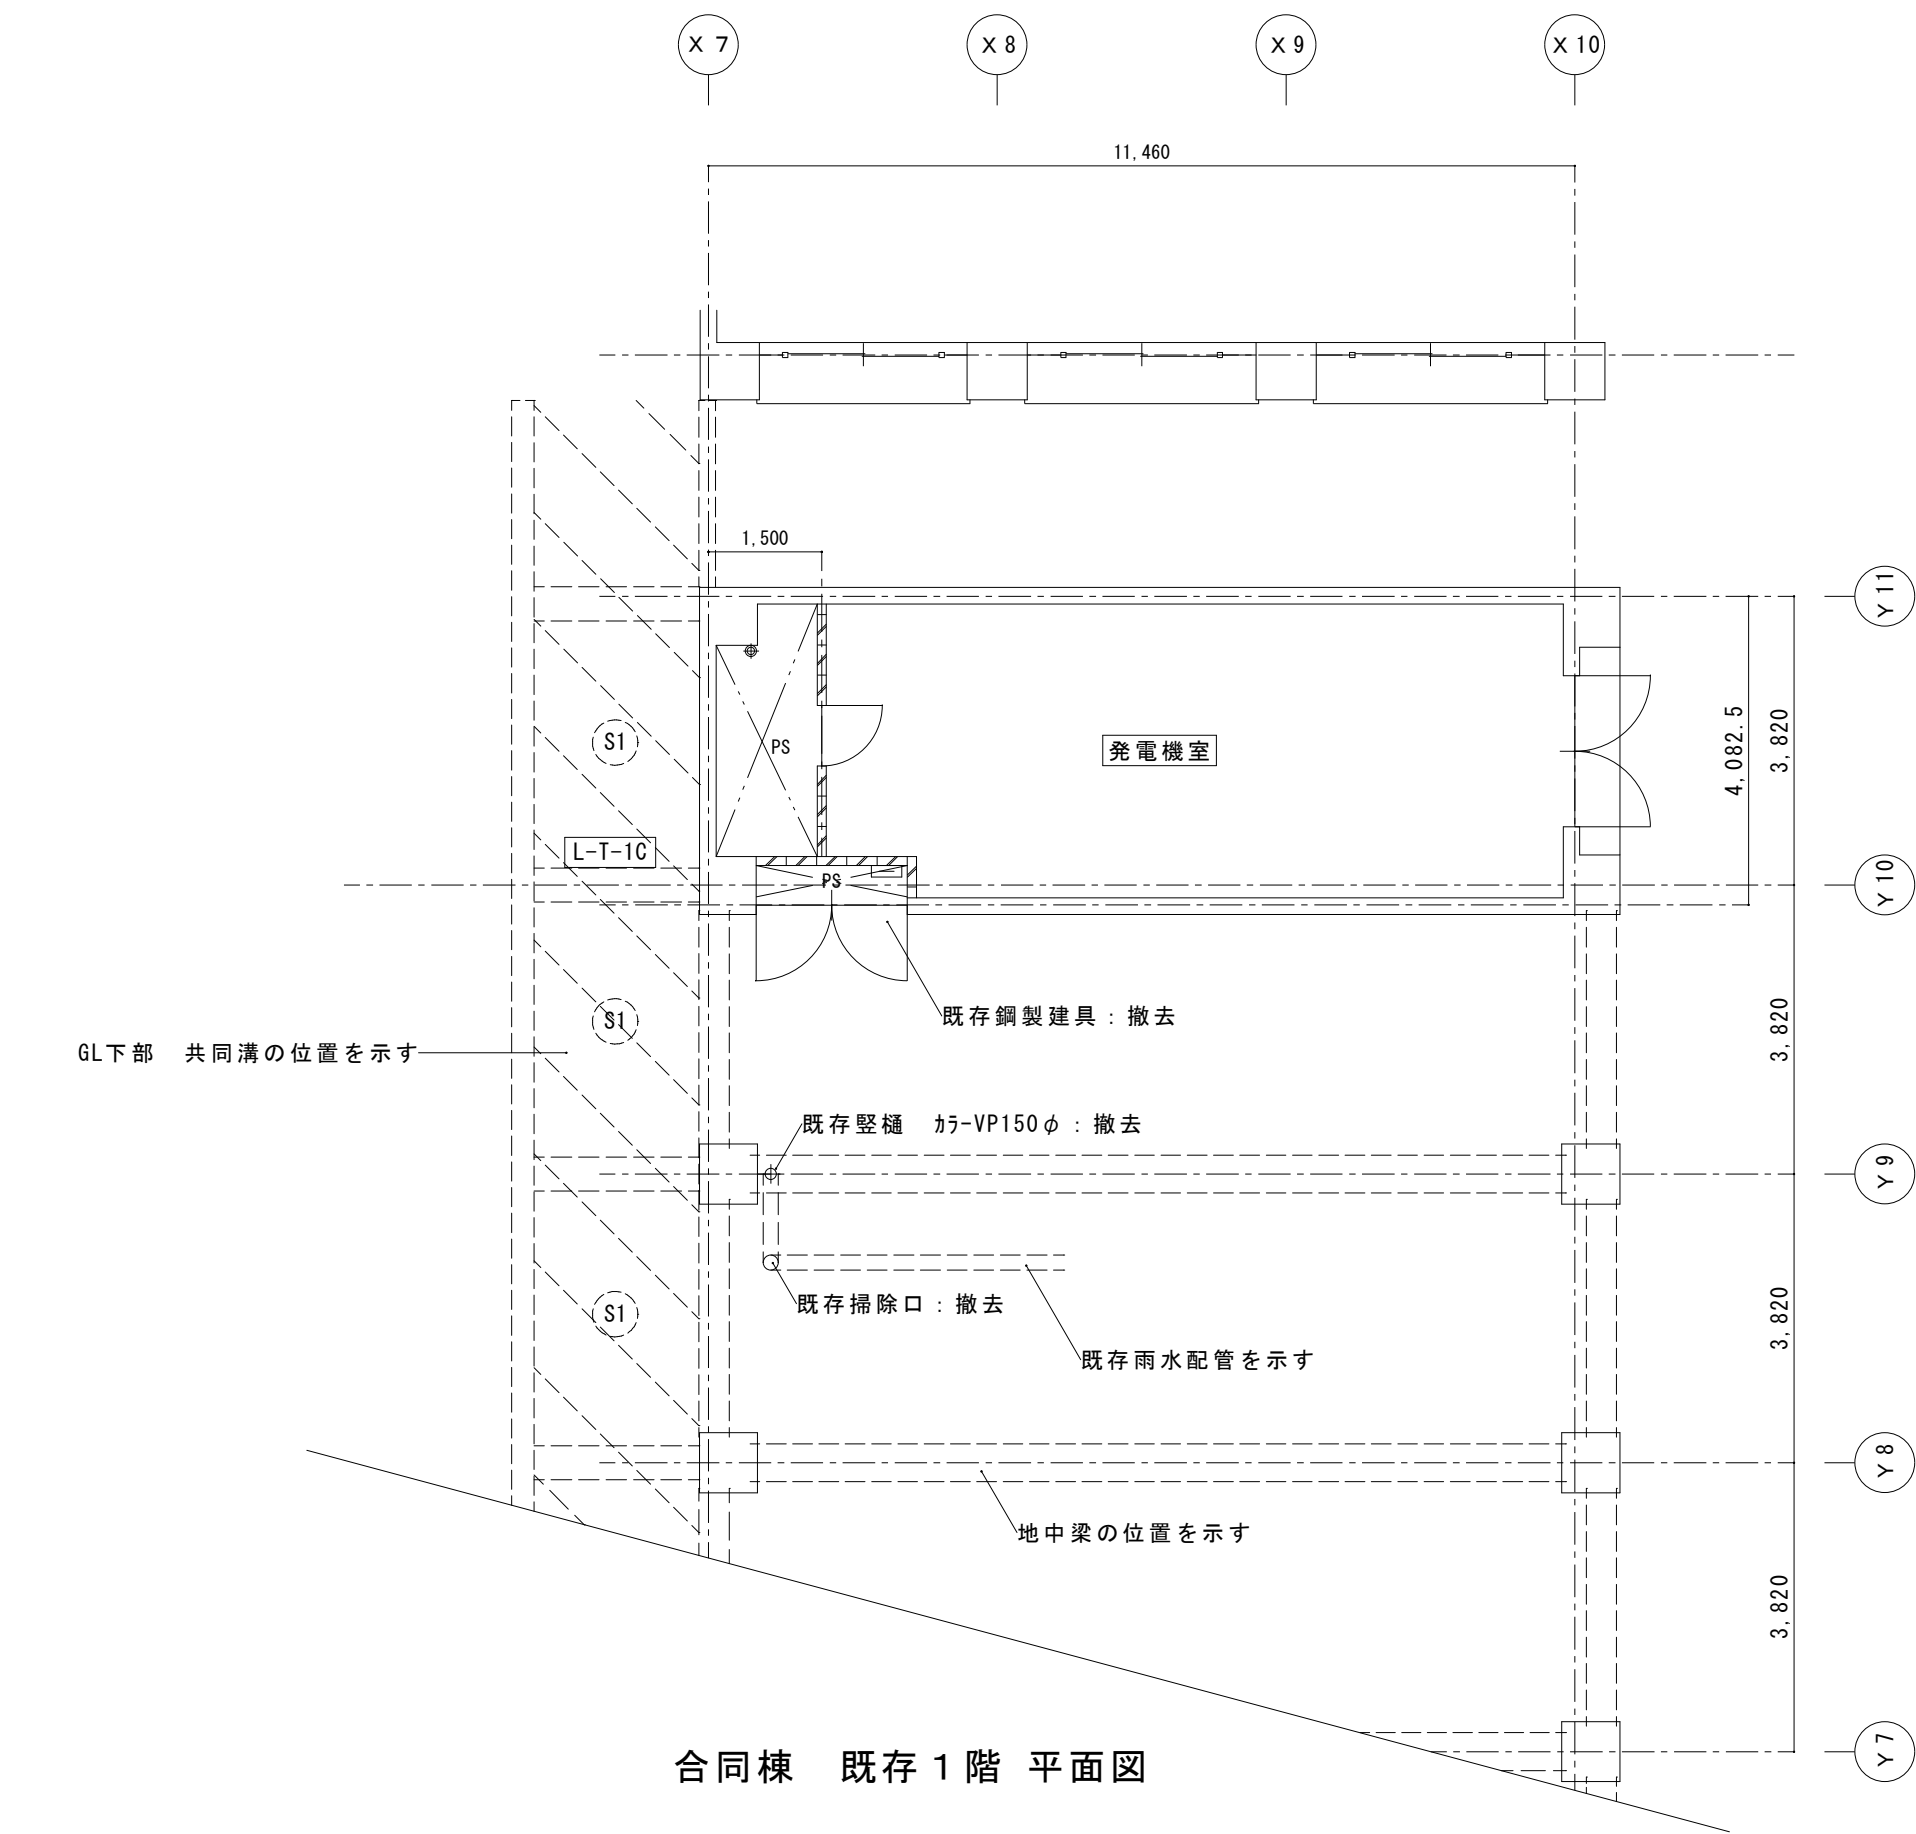

凡 例			
記号	名 称	仕様・備考	記 事
㊦	情報コンセント (壁)	モジュラー jack 8極8芯付プレート	
㊦	情報コンセント (床)	モジュラー jack 8極8芯付	
㊦	情報用取出口	露出型 2口 モジュラー jack 8極8芯	参考型名NR3162
㊦	情報用取出口	露出型 4口 モジュラー jack 8極8芯	参考型名NR3164
㊦	情報用取出口	露出型 6口 モジュラー jack 8極8芯	参考型名NR3166
㊦	情報用コット	コード両端モジュラー jack 8極8芯	参考型名NR11503K
㊦	電話コンセント (壁)	モジュラー jack 6極4芯付プレート	
㊦	電話コンセント (床)	モジュラー jack 6極4芯付	
㊦	電話用取出口	露出型モジュラー jack 6極4芯付	参考型名WNT3543KP

貸出用モジュラー jack 8極8芯付 参考型名NR3161

表 1 使用ケーブル・保護管の数量											
設備	ケーブル名	使用ケーブルの保護管						防火区画貫通処理	壁貫通処理		備考
		E31	E25	PF28	PF22	MMB	MMA		φ100		
電話	EM-CCP-P0.5-30P	4m		100m		4m	—	2個		4ヶ所	2ヶ所
情報	EM-UTPケーブル 4P×2	4m	4m		100m		4m	—		2個	
情報	光ケーブル	4m		100m		4m	—	2個		4ヶ所	

注1. 指定なき配管・配線は下記の通りとする。

情 報 ———— EM-UTPケーブル 4P×1～5 (PF22)

————— EM-UTPケーブル 4P×1～5 (コダシ)

————— EM-UTPケーブル 4P×1 (コダシ)

電 話 ———— EM-TIEE0.4-2P×1～5 (PF22)

————— EM-BTIEE0.4-2P×1～5 (コダシ)

ただし、ころがし配線で壁内引下げ、コンクリート内は適合する電線管 (PF管) で保護のこと。


また条線記号に添字のあるものはケーブルサイズ・配管サイズを添字に読みかえること。

注2. シンボル図中で は防火区画貫通処理を示す。

防火区画・防火上主要な間仕切壁の貫通は、国土交通大臣認定工法により施工すること。

注記：防火上主要な間仕切り壁内に取付けるケーブル類は、金属製・不燃材の鞘を使用する。(各設備共通事項)

端子盤リスト				
端子盤名	電 話	情 報	放 送	予 備
L-T-1D 自立型 指定色	80P	光整端器ハブ HUBハブ 露出2口コンセント×1	10P	20P

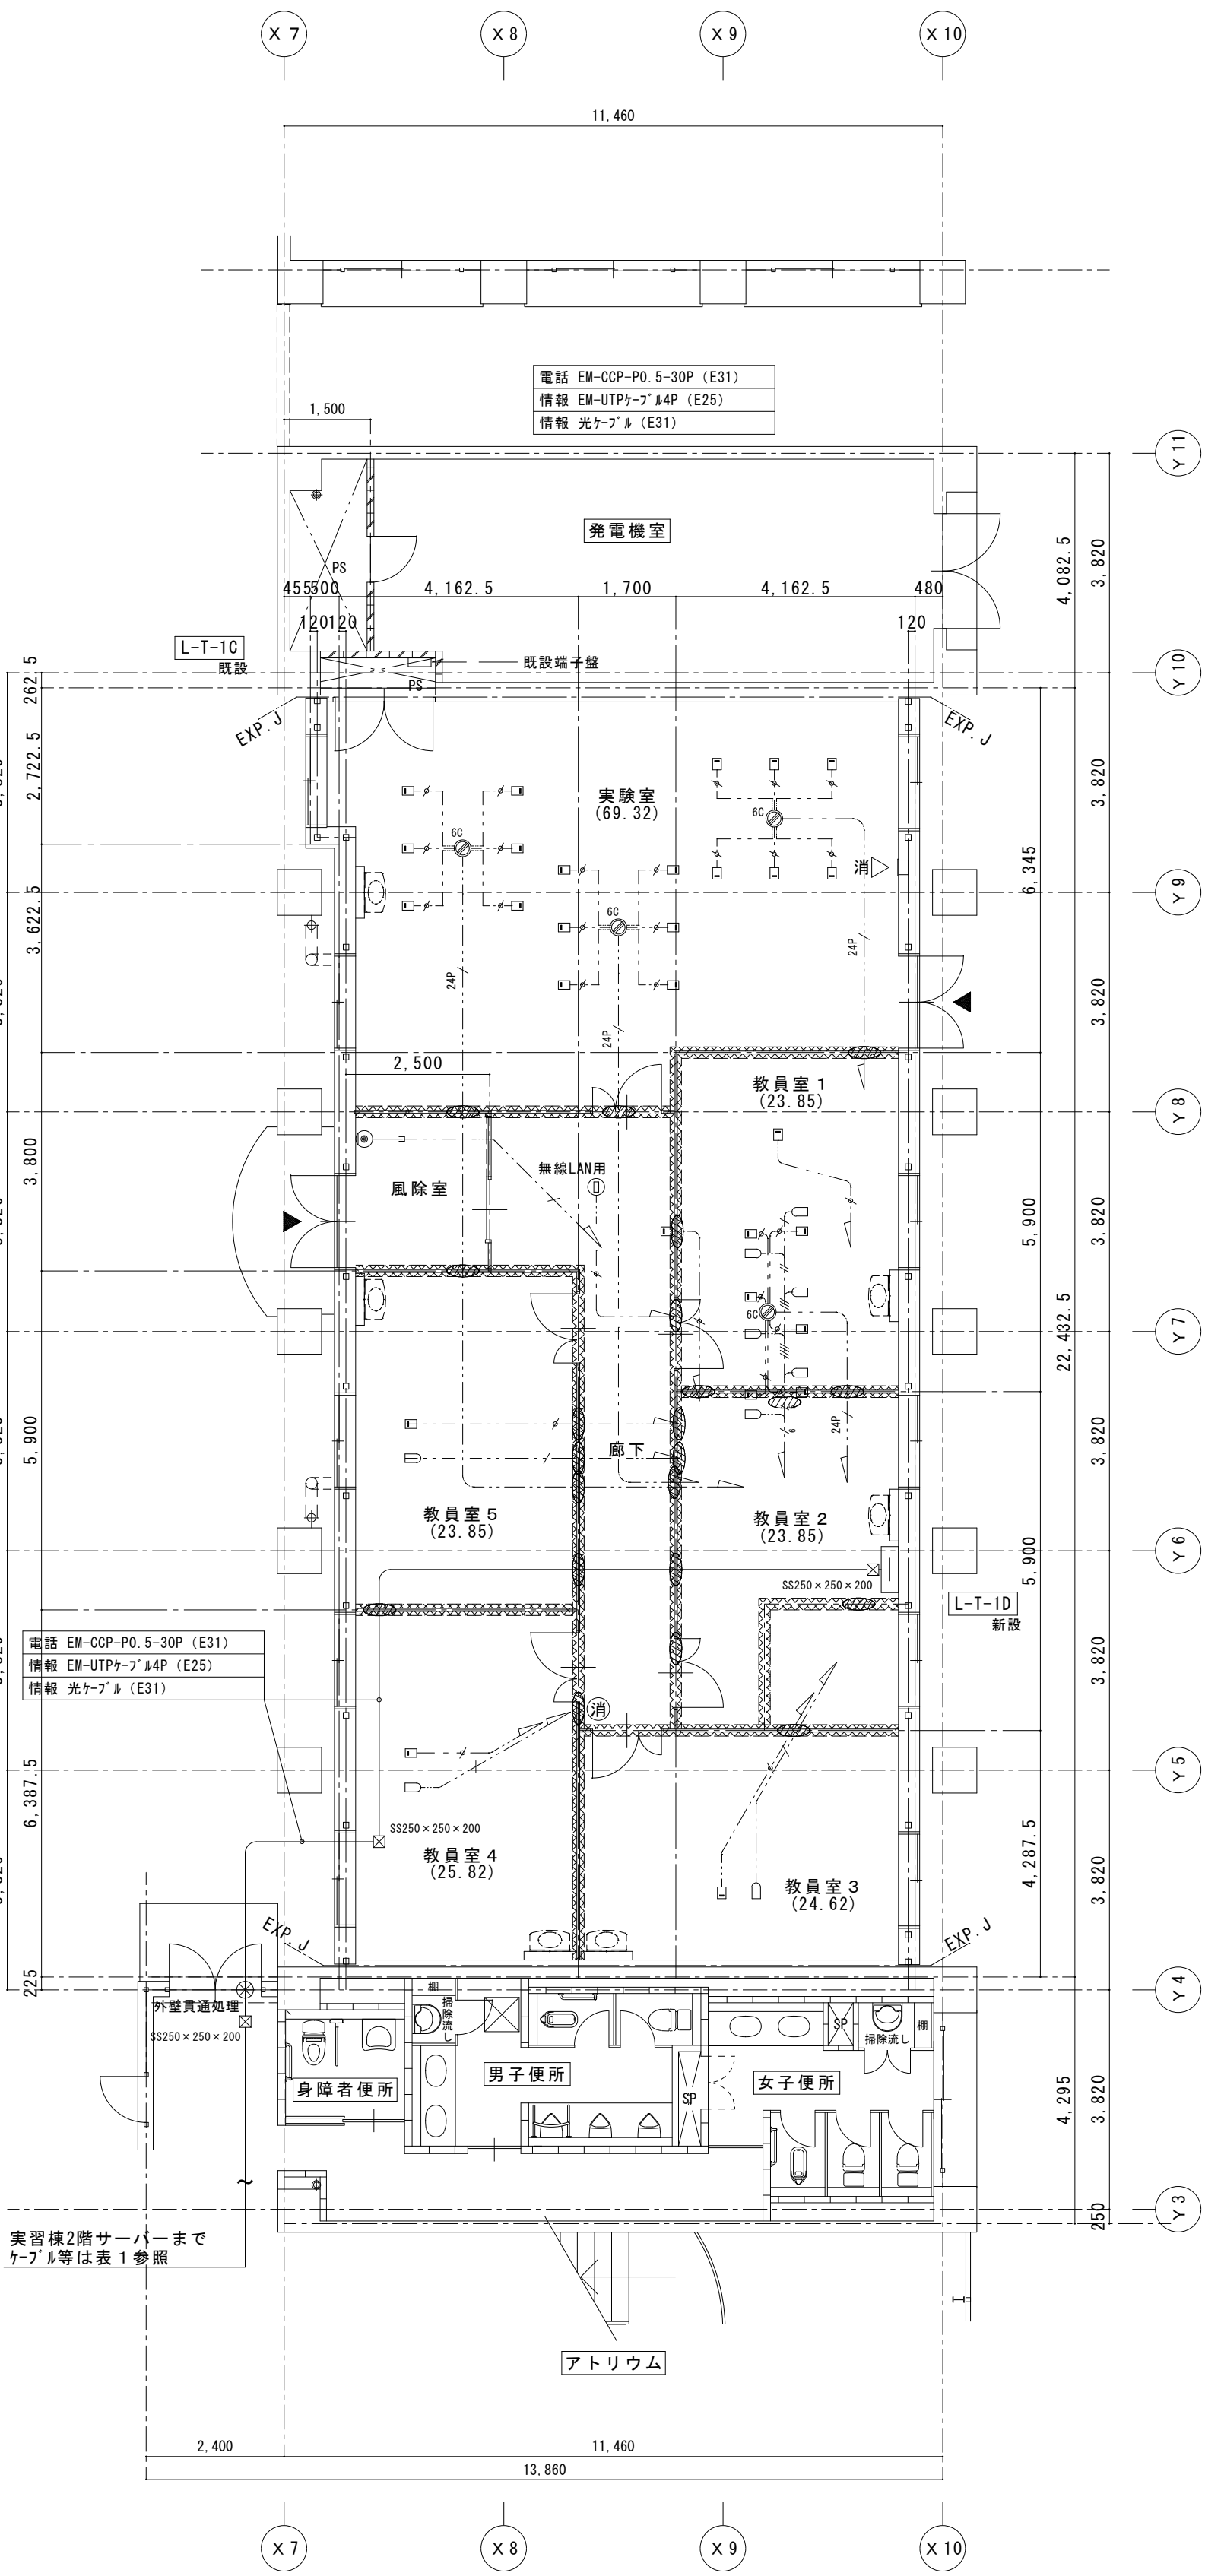


改修第一期 平面図
(供用開始：H30年1月～)

(注記)


一天井裏防火上主要な間仕切りの範囲を示す

消 — 消火器の位置を示す (消火器ボックス組込み)

消 — 消火器の位置を示す (床置き)

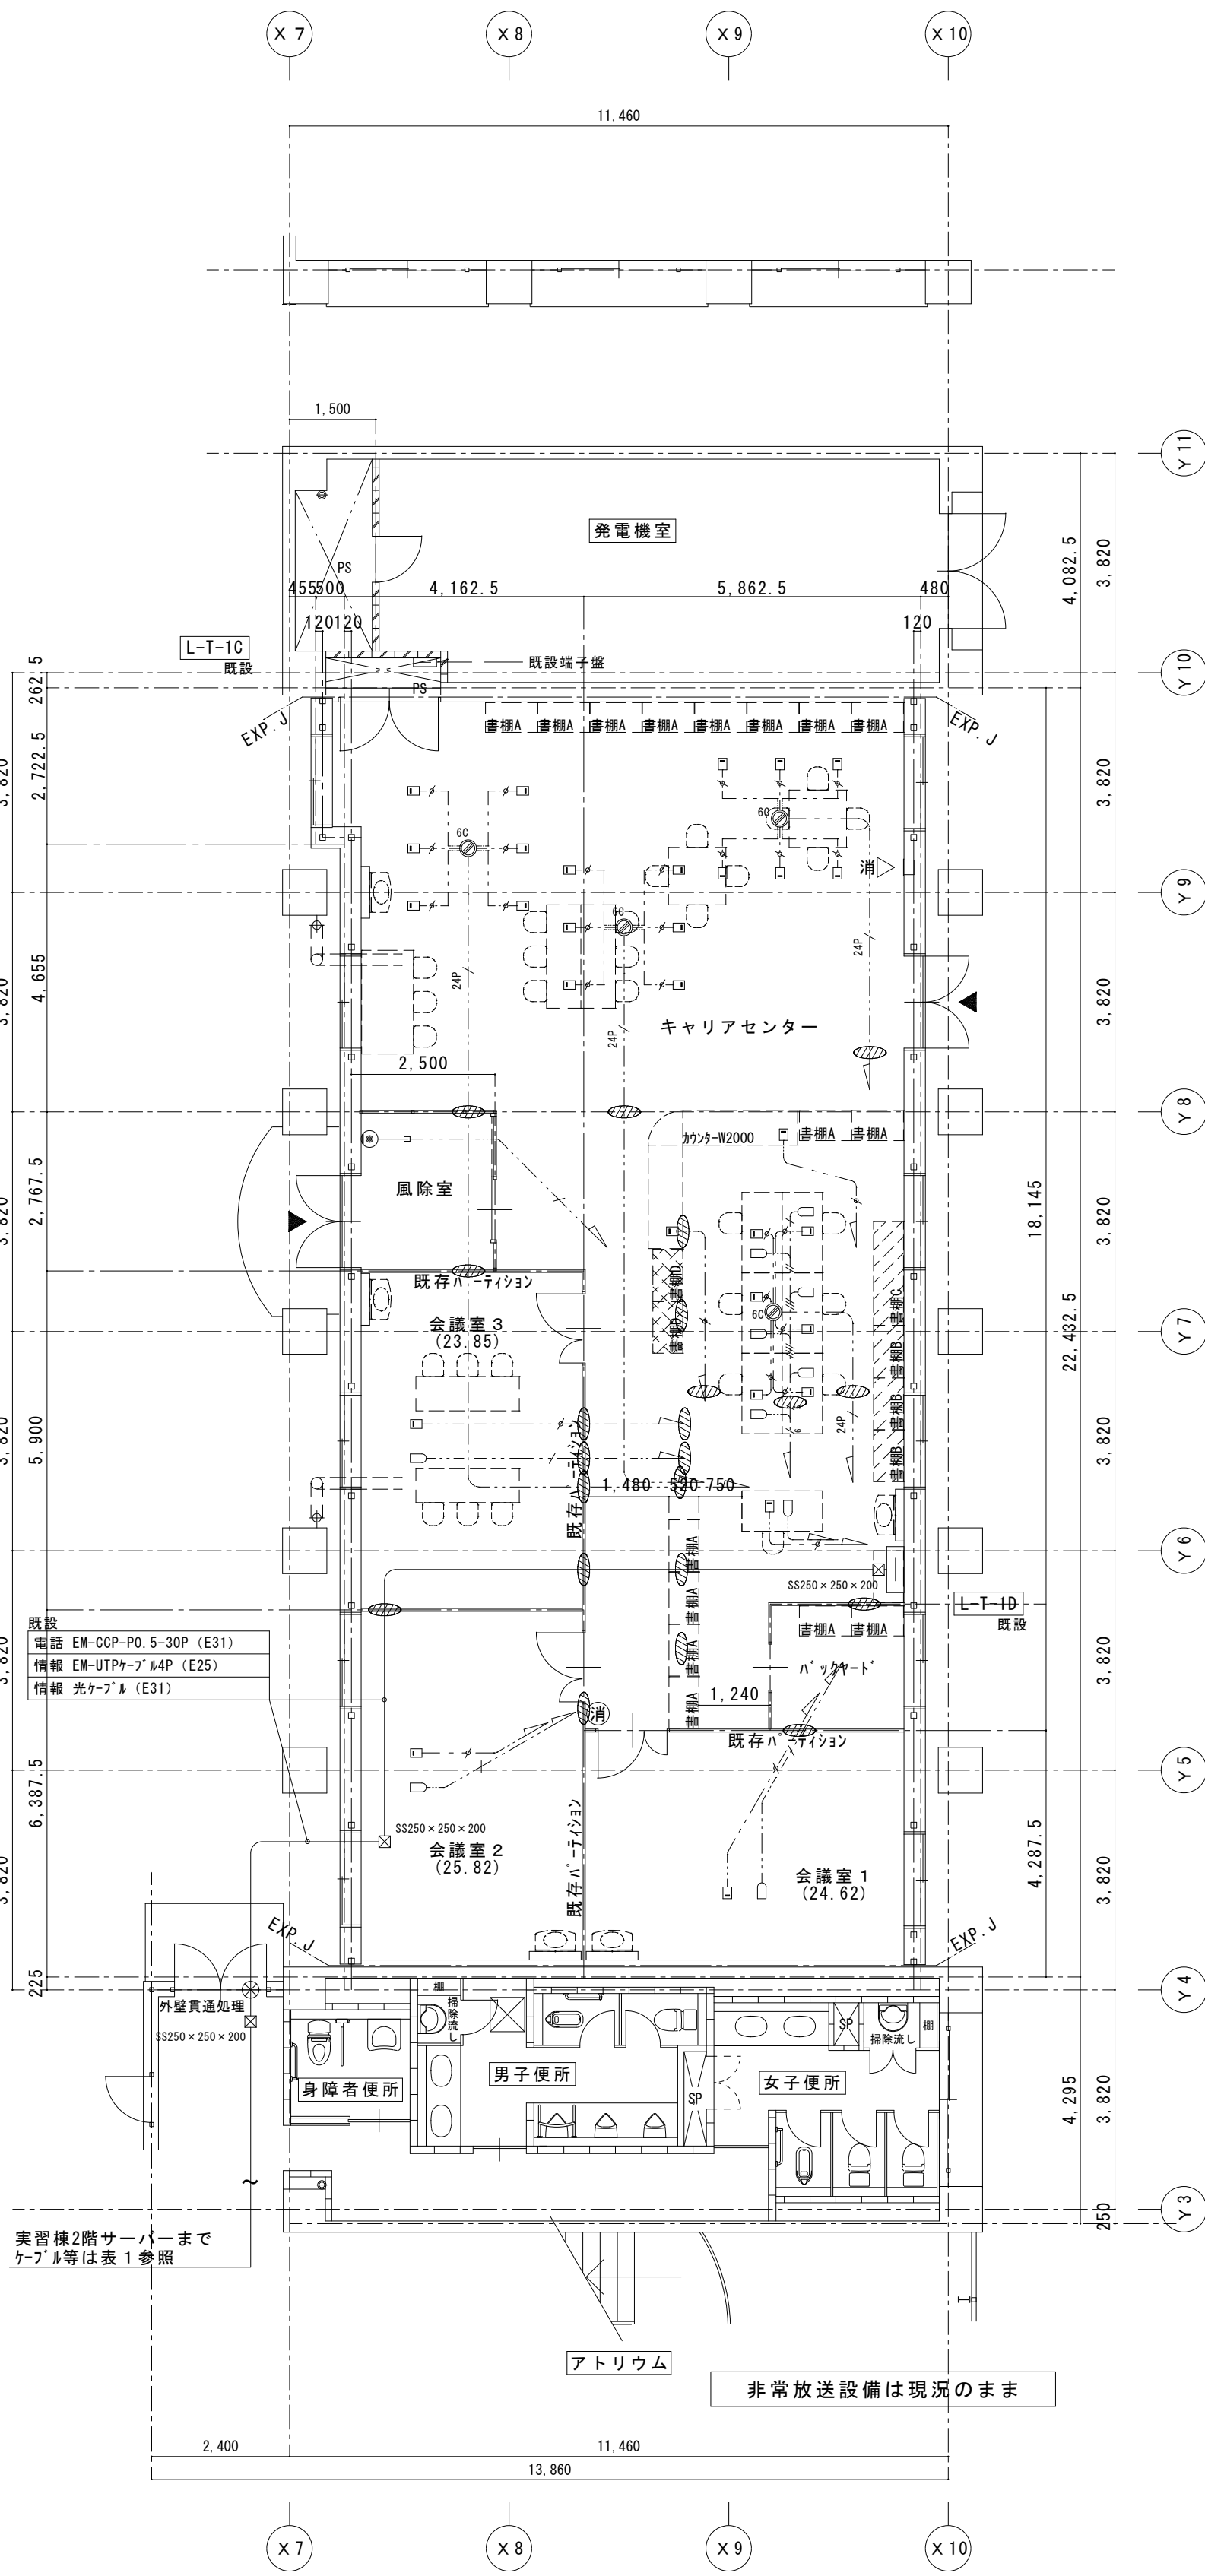

改修第二期 平面図 (参考図：今回工事範囲外)
(供用開始：H32年7月～)

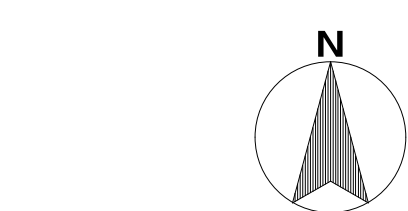


注1. 指定なき配管、配線は左の通りとする。

火 報	—	EW-AE1. 2-2C (30B)*
	—	EW-AE1. 2-4C (30B)*
	— ^{HP}	HW-HP1. 2-2C (PF16)
	— ^{HPB}	HW-HP1. 2-5P (PF22)

ただし、こうしが配管・配線内引下げ、コック内は適合する電線管 (PF管) で保護のこと。

また左の表記中に赤字のあるものは「カ」「ク」「クイ」配管「クイ」を赤字に読みかえること。

注2. 図中①中に  は防火区画貫通処理を示す。防火区画、防火上主要な間仕切壁の貫通は、国土交通大臣認定法により施工すること。

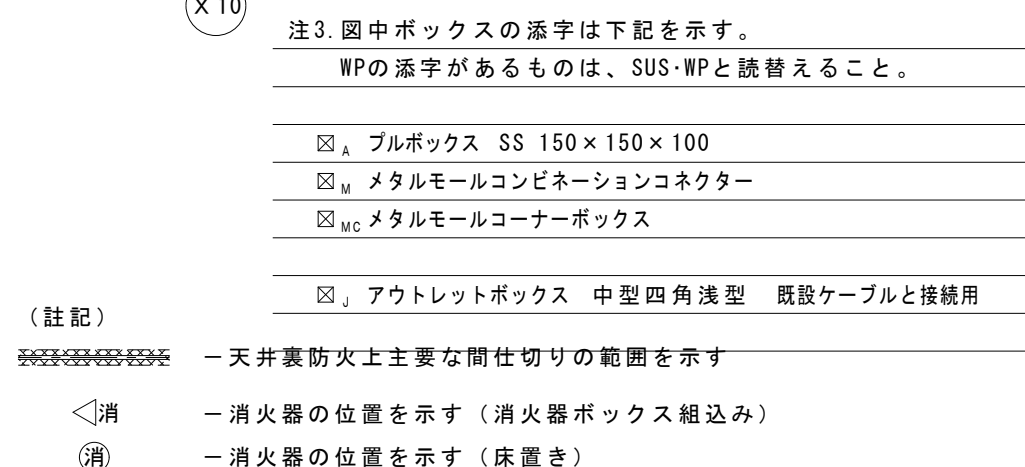

(注記)

※「J」アウトレットボックス 中型四角浅型 既設ケーブルと接続用

一天井裏防火上主要な間仕切りの範囲を示す

消火器の位置を示す（消火器ボックス組込み）

消火器の位置を示す（床置き）

